
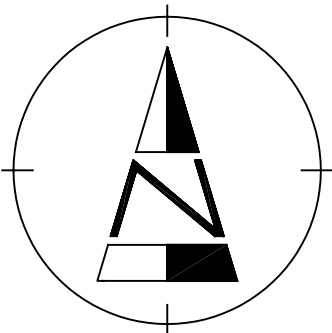


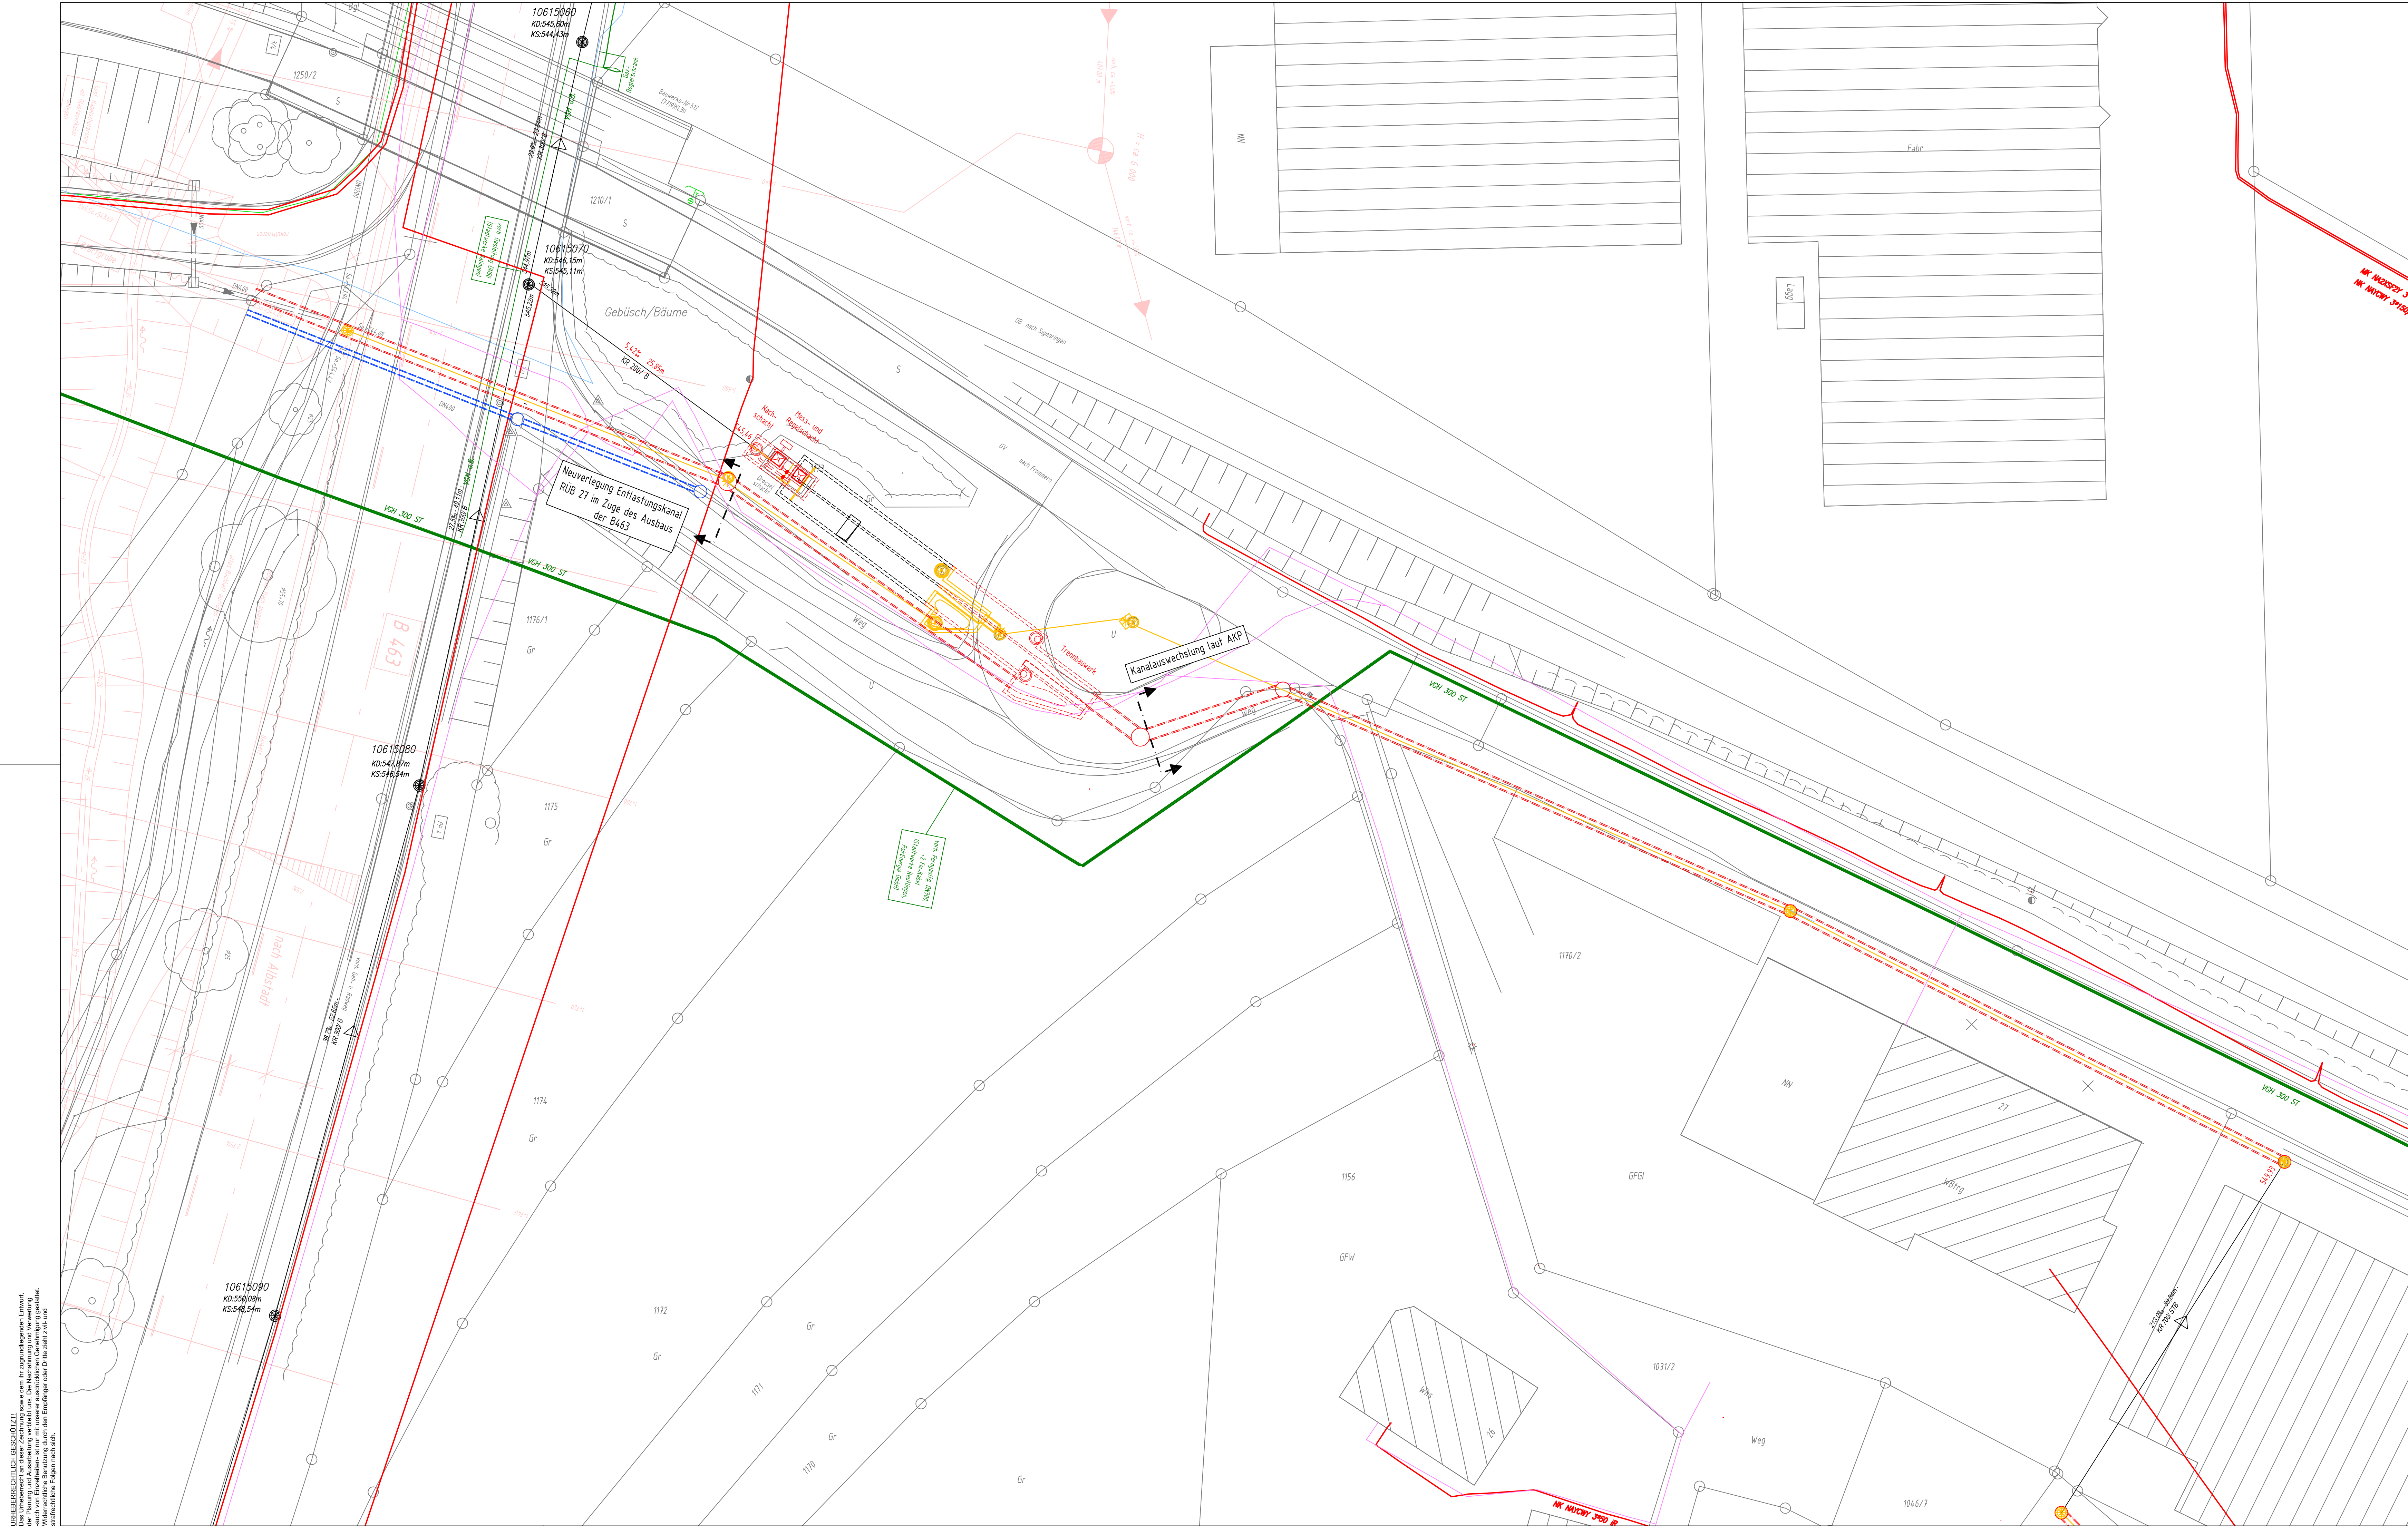

Legende :

- == gepl. Mischwasserkanal
- best. Mischwasserkanal
- == gepl. Regenwasserkanal
- best. Regenwasserkanal
- best. Gasleitung
- best. Stromleitung
- best. Telekomleitung
- best. Bodenseewasserversorgung
- Planung Büro Dreher
- Abbruch

4

Entwurfsplanung



Dr.-Ing. W. Götzelmann + Partner GmbH
Beratende Ingenieure
Wasser • Abwasser • Umwelttechnik • Verkehr • Energie
Friedzheimers Straße 3, 70499 Stuttgart, Tel. (0711) 257 07-0, Fax (0711) 257 07-57
NL Holzlestraße 11, 72336 Balingen, Tel. (07433) 904 69-0, Fax (07433) 904 69-9

Stadt Balingen
Stadtteil Frommern

Erweiterung RÜB 27 "Ohnrastraße"

Lageplan
Kanal- und Leitungsplan (Variante 1)

Maßstab: 1 : 250 gez.: ar gepr.:
Gefertigt: Stuttgart, Mai 2011 Z.-Nr.: 377-76-201

Anerkannt:
Der Bauherr:

UNTERSCHREIBUNG UND DATUM:
Das Unterzeichnete in dieser Zeichnung sowie dem ihr zugrundeliegenden Entwurf,
den er mit dem Auftraggeber vereinbart hat, ist ausschließlich für den vorgesehenen
Zweck und unter der Bedingung der Unveränderlichkeit der Daten und der
Vollständigkeit der Unterlagen erstellt und wird nicht für andere Zwecke oder
Veränderungen der Daten oder der Unterlagen haftbar gemacht.