


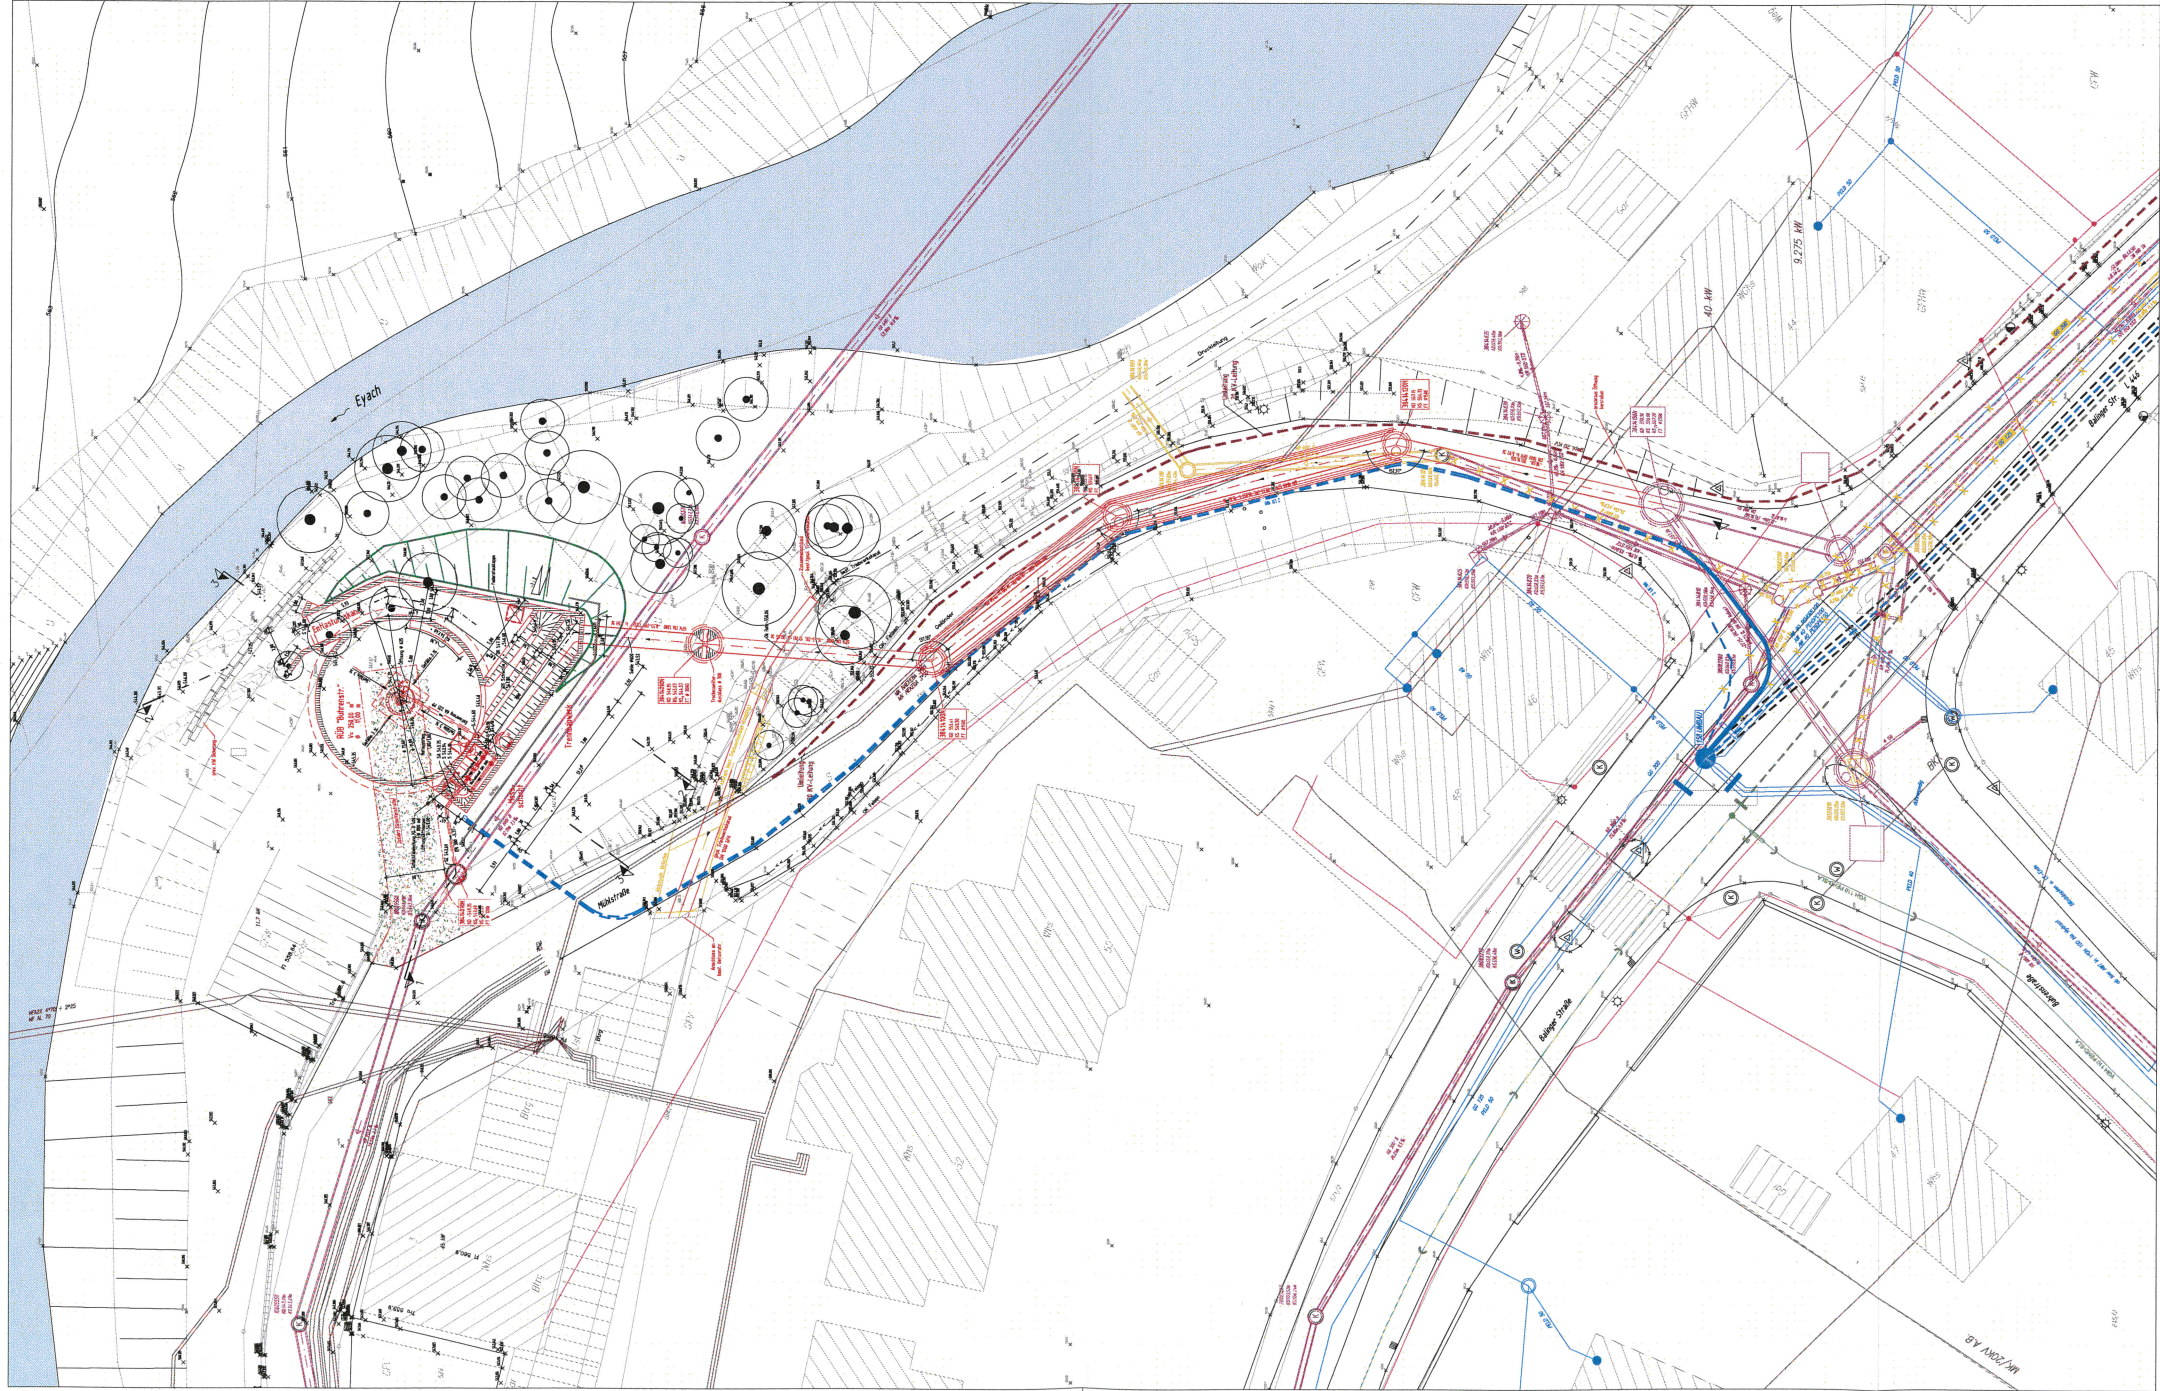

LEGENDE:

- Planung
- Bestand
- gepl. Schotterrasen
- gepl. Mischwasserkanal
- best. Mischwasserkanal
- Abbruch best. Mischwasserkanal
- Vergütung best. Mischwasserkanal
- gepl. Wasserleitung
- best. Wasserleitung
- gepl. Gasleitung
- best. Gasleitung
- gepl. Medienkabel
- best. Medienkabel
- gepl. Stromleitung
- best. Stromleitung

Die Unterzeichneten erklären, dass die vorliegende Zeichnung nach bestem Wissen und Gewissen erstellt wurde und dass die darin enthaltenen Angaben wahr und richtig sind. Die Zeichnung ist als Entwurf zu betrachten und darf nicht ohne Zustimmung der Unterzeichneten in irgendeiner Weise veröffentlicht oder weitergegeben werden.



Dr.-Ing. W. Götzmann + Partner GmbH

Wasser • Abwasser • Umwelttechnik • Verkehr • Energie

Stammbau: 7048 Schöpfung, Friedrichs-Str. 3, Tel. 07141 521 01-0 Fax: -531 info@goetzmann-partner.de

Niederlassung: 7238 Balingen, Hohenstraße 11, Tel. 071433 904 09-0 Fax: -9

Stadt Balingen			
Stadtteil Frommern			
RUB "Bühnenstr." im Stadtteil Frommern			
Übersichtslageplan			
bearbeitet: Sy	gezeichnet: Top	Maßstab: 1 : 250	geprüft: Sy
gefertigt: Juni 2015	Anmerkungen:		Zeichnungs-Nr.: 371-54-01
Leitungsphase		nur zur Ausschreibung	
büh + 150 m/25m			